

MAPA DO CELÓW PROJEKTOWYCH
powstała na podstawie mapy zasadniczej
oraz pomiaru uzupełniającego
skala 1 : 1000

woj. małopolskie
pow. nowosądecki
gm. Chelmiec (121002_2)
obręb: Biczycze Górne (0002)
dz. 139/27 i inne

sek. m. zasadniczej:
183.222.14, 183.222.19
ukt. współrz. "1965";
ukt. wys: Kronsztadt 86
ID: GEO.66 40.5885.2017


USŁUGI GEODEZYJNE
"GEEKON"
mgr inż. Paweł Konicki
33-318 GRODEK 6 DUNAJOŁEM 262
REGON 491958470 NIP 734 148 11-68
tel. 691 895 611

Wykonawca; dn.: 21.07.2017r

GEODETA UPRAWNIONY

mgr inż. Paweł Konicki
Nr upr. 18347

inż. Wiesław Lipczyński
GEODETA

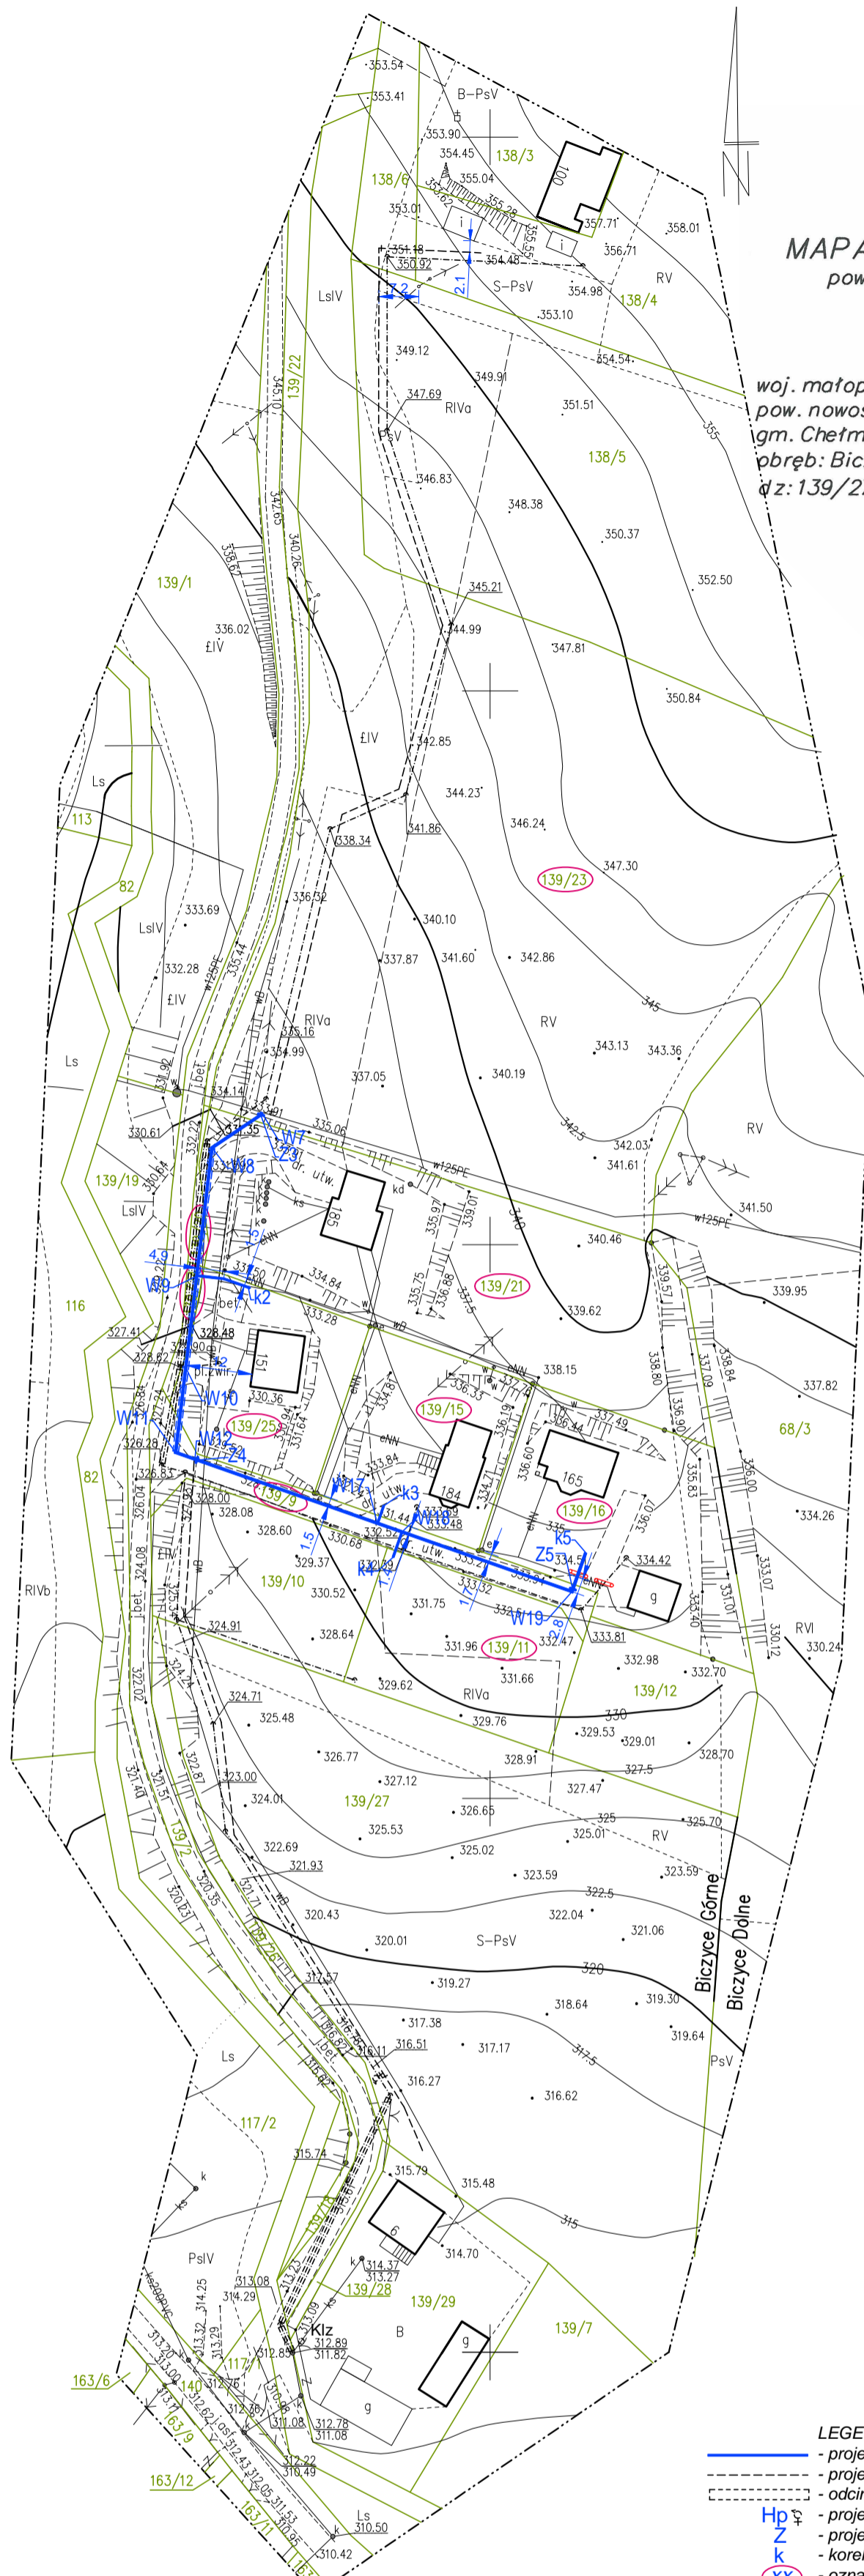

5357200
4605400

5357000
4605200

[Handwritten signature and stamp]

LEGENDA:

- projektowany wodociąg rozdzielczy
- projektowany wodociąg rozdzielczy zgodnie z odrębnym opracowaniem
- odcinki wykonane przewierciem bez rury osłonowej
- projektowany hydrant naziemny zgodnie z odrębnym postępowaniem
- projektowana zasawa odcinająca
- korek na zakończeniu przewodu
- oznaczenie działek biorących udział w postępowaniu
- rura dwudzielna ochronna na kablach energetycznych DVK Ø 110, I = 3,0m, na kablach telekomunikacyjnych rura dwudzielna dn160 np AROT 160 PS

elementy poza zakresem postępowania

- projektowana sieć kanalizacji sanitarnej
- projektowane studzienki kanalizacyjne
- odcinki wykonane przewierciem z rurą osłonową
- odcinki wykonane przewierciem bez rury osłonowej
- projektowana studzienka z klapą zwrotną

Starosta Nowosądecki

... dokumentacja była przedmiotem narady koordynacyjnej przeprowadzonej
w siedzibie Starostwa Powiatowego w Nowym Sączu, ul. Strzelecka 1
w dniu ... 25.10.2017 ...

Oznaczenie kancelaryjne: 6630/1134/2017

Z up. STAROSTY

mgr inż. Andrzej Pasieka
Inspektor

imię i nazwisko oraz podpis przewodniczącego narady

Uzgodniono pod warunkiem uprowadzenia uwag zawartych
w opinii sanitarnej nr 525/17 zno 755-NR-420-458/17
Państwowego Powiatowego Inspektora Sanitarnego
w Nowym Sączu z dnia 1.1.GRU.2017
Nowy Sącz, dnia 1.1.GRU.2017

Poswiadcza się, że niniejszy dokument został opracowany
w wyniku prac geodezyjnych i kartograficznych,
których rezultaty zawierają operat techniczny
wpisany do ewidencji materiałów
państwowego zasobu geodezyjnego i kartograficznego
Starosta Nowosądecki
P.1210.2017. 5303
Identyfikator ewidencyjny materiału zasobu - operat techniczny
2017-09-07
Data wydania ewidencji materiałów zasobu
Z up. STAROSTY
mgr inż. Anna Fedczyńska
Inspektor

UZGODNIONO ZGODNIE Z DECYZJĄ; znak:
ZGKiM.7141.122.2017 z dnia 20.10.2017.

UZGADNIAM WODOCIĄG ROZDZIELCZY BEZ
UWAG

OŚWIADCZENIE

Oświadczam zgodność treści mapy z oryginałem
w zakresie opracowania geodezyjnego przyjętego
do państwowego zasobu geodezyjnego i kartograficznego
pod nr ew. KERG: P.1210.2017.5303 z dnia 07.09.2017 roku

PHU PASANDER mgr inż. Paweł Majcher ul. Gajowa 40, 33-300 Nowy Sącz NIP: 734-100-67-63 tel. 018-4411689 majcher@wp.pl STADIUM: PROJEKT BUDOWLANY	OBIEKT	ROZBUDOWA WODOCIĄGU ROZDZIELCZEGO W MIEJSCOWOŚCI BICZYCZE GÓRNE	Projektant	BRANŻA SANITARNA	Podpis	Skala 1:1000
	INWESTOR	ZAKŁAD GOSPODARKI KOMUNALNEJ I MIESZKANIOWEJ UL. PAPIESKA 2, 33-395 CHELMIEC	Sprawdził	mgr inż. Katarzyna Majcher upr. proj. i wyk. MAP/0261/PWOS/04		Data 09-2017
	ADRES INWESTYCYJNY	OBRĘB BICZYCZE GÓRNE [0002] DZ. NR 139/23, 139/21, 139/20, 139/24, 139/25, 139/9, 139/15, 139/11, 139/16 GMINA CHELMIEC [121002_2]	Opracował	inż. Mirosław Olszowski upr.proj. i wyk. Nr UAN-7342-139/91		Nr rys. 1.
	PRZEDMIOT RYSUNKU	PROJEKT ZAGOSPODAROWANIA TERENU - WODOCIĄG ROZDZIELCZY		mgr inż. Paweł Majcher		