


- LEGENDA :**
- projektowana zimna woda
  - projektowana ciepła woda użytkowa
  - projektowana cyrkulacja c.w.u.
  - projektowana kanalizacja sanitarna
  - - - istniejąca kanalizacja sanitarna

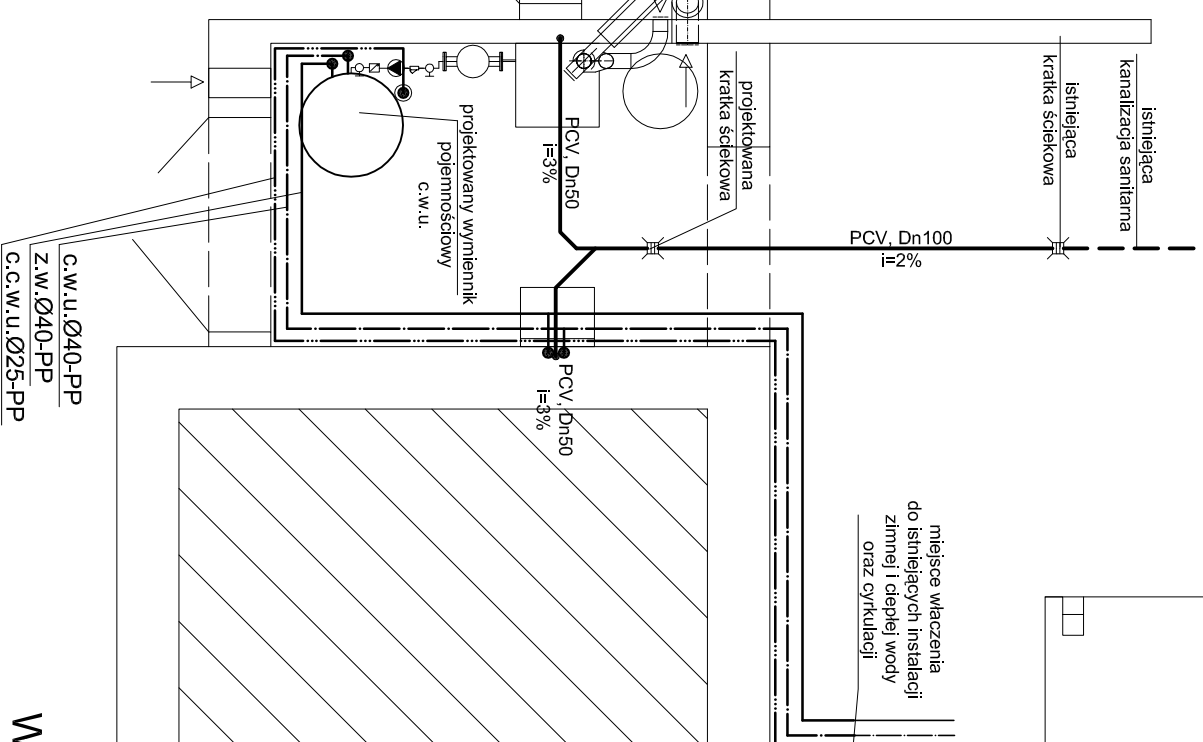

WOD.-KAN. - KOTŁOWNIA

**RZUT  
PIWNIC**

**DIMATERM**

ZESPÓŁ PROJEKTOWY		Obiekt:	
mgr inż. Bogdan Kniak upr. nr UAN.148340/A-8290		Budynek Ochotniczej Straży Pożarnej w Niskowej	
mgr inż. Zbigniew Nowak upr. nr GAs.554/A-6383		Adres: 33-395 Chelmiec, Niskowa 140, Dz. Nr 101 gm. Chelmiec	
Stadium		Inwestor	
Przedmiot rysunku		Gmina Chelmiec 33-395 Chelmiec ul. Papieska 2	
Data: 07.2015 r.		P.B. - Przebudowa kotłowni oraz instalacji grzewczych	
Skala: 1 : 50		- Instalacja wod.-kan. kotłowni -	
Nr rysunku: 1		RZUT PIWNIC	