

Chodnik Chelmiec ul. Nowoborska

Zestawienie studni rewizyjnych kan. deszczowej
proj. w ciągu DP 1551K Limanowa - Chelmiec

NR	średnica ø[mm]	głębokość H[m]	kilometraż
S1	1000	2.0	22+050.00
S2	1000	2.0	22+100.00
S3	1000	2.0	22+150.00
S4	1000	2.0	22+200.00
S5	1000	2.0	22+250.00
S6	1000	2.0	22+299.70
S7	1000	2.0	22+328.70
S8	1000	2.0	22+350.60
S9	1000	2.0	22+380.60
S10	1000	2.0	22+400.00
S11	1000	2.0	22+425.65
S12	1000	2.0	22+465.65
S13	1000	2.0	22+504.65
S14	1000	2.0	22+505.45
S15	1000	2.0	22+554.50
S16	1000	2.0	22+593.00
S17	1000	2.0	22+625.70
S18	1000	2.0	22+687.70
S19	1000	2.0	22+724.85
S20	1000	2.0	22+753.50
S21	1000	2.0	22+788.80
S22	1000	2.0	22+835.00
S23	1000	2.0	22+880.30
S24	1000	2.0	22+928.34
S25	1000	2.0	22+968.32
S26	1000	2.0	23+008.36
S27	1000	2.0	23+056.35
S28	1000	2.0	23+104.34

Zestawienie wpustów deszczowych
proj. w ciągu DP 1551K Limanowa - Chelmiec


NR	typ	głębokość H[m]	kilometraż
W1.1, W1.2	D400	2.0	22+050.00
W2.1, W2.2	D400	2.0	22+100.00
W3.1, W3.2	D400	2.0	22+150.00
W4.1, W4.2	D400	2.0	22+200.00
W5.1, W5.2	D400	2.0	22+250.00
W6.1, W6.2	D400	2.0	22+300.00
W8.1	D400	2.0	22+350.25
W8.2	D400	2.0	22+350.25
W10	D400	2.0	22+400.00
W11	D400	2.0	22+425.65
W18.1, W18.2	D400	2.0	22+687.70
W21.1	D400	2.0	22+788.80
W21.2	D400	2.0	22+788.80
W22.1, W22.2	D400	2.0	22+835.00
W24.1, W24.2	D400	2.0	22+928.34
W26.1, W26.2	D400	2.0	23+008.34
W28.1, W28.2	D400	2.0	23+104.34

FK projekt
Biuro Usług Inżynierskich
Krzysztof Faron
33-390 Łącko
Łącko 870
tel.606-194-138
fkprojekt@interia.pl

Nazwa Obiektu: Przebudowa drogi powiatowej nr 1551K Limanowa - Chelmiec w km 22+032 - 22+426 i 22+687 - 23+159
Adres Obiektu: Chelmiec, obręb Chelmiec, dz. ew. nr: 109/2, 242/2
Inwestor: Powiatowy Zarząd Dróg w Nowym Sączu ul. Wiśniowieckiego 136, 33-300 Nowy Sącz
Przedmiot Rysunku: **PROJEKT ZAGOSPODAROWANIA TERENU**
Skala: **1:500**
Nr Rys: **02.3**
Data: **marzec 2013**
Opracowanie: **PROJEKT BUDOWLANY**
Branża drogowa
Projektant: mgr inż. Krzysztof Faron nr ewid.141/2002
MAP/BO/0064/03
Współpraca: mgr inż. Daniel Wesolowski

- LEGENDA**
- oś drogi powiatowej
 - proj. krawężnik 20x30
 - proj. obrzeża 8x30
 - isl. krawężnik do regulacji
 - proj. obniżenie krawężnika
 - proj. ściek przykrawężnikowy
 - proj. kanał deszczowy Ø500
 - studnia rewizyjna Ø1000
 - proj. wpust deszczowy klasy D400
 - proj. przykanalik
 - proj. nawierzchnia z AC
 - proj. nawierzchnia z kostki(chodnik)
 - proj. nawierzchnia z kostki (zjazdy)
 - proj. nawierzchnia z kostki (zatoka autobusowa)

**CHODNIK OBJĘTY ZAPYTANIEM O CENĘ
PRZEBUDOWA CHODNIKA PRZY DRODZE
POWIATOWEJ NR 1551K LIMANOWA-CHELMIEC
w km 22+687 - 22+844 o dt. d 165m
szew. 2,0 m**

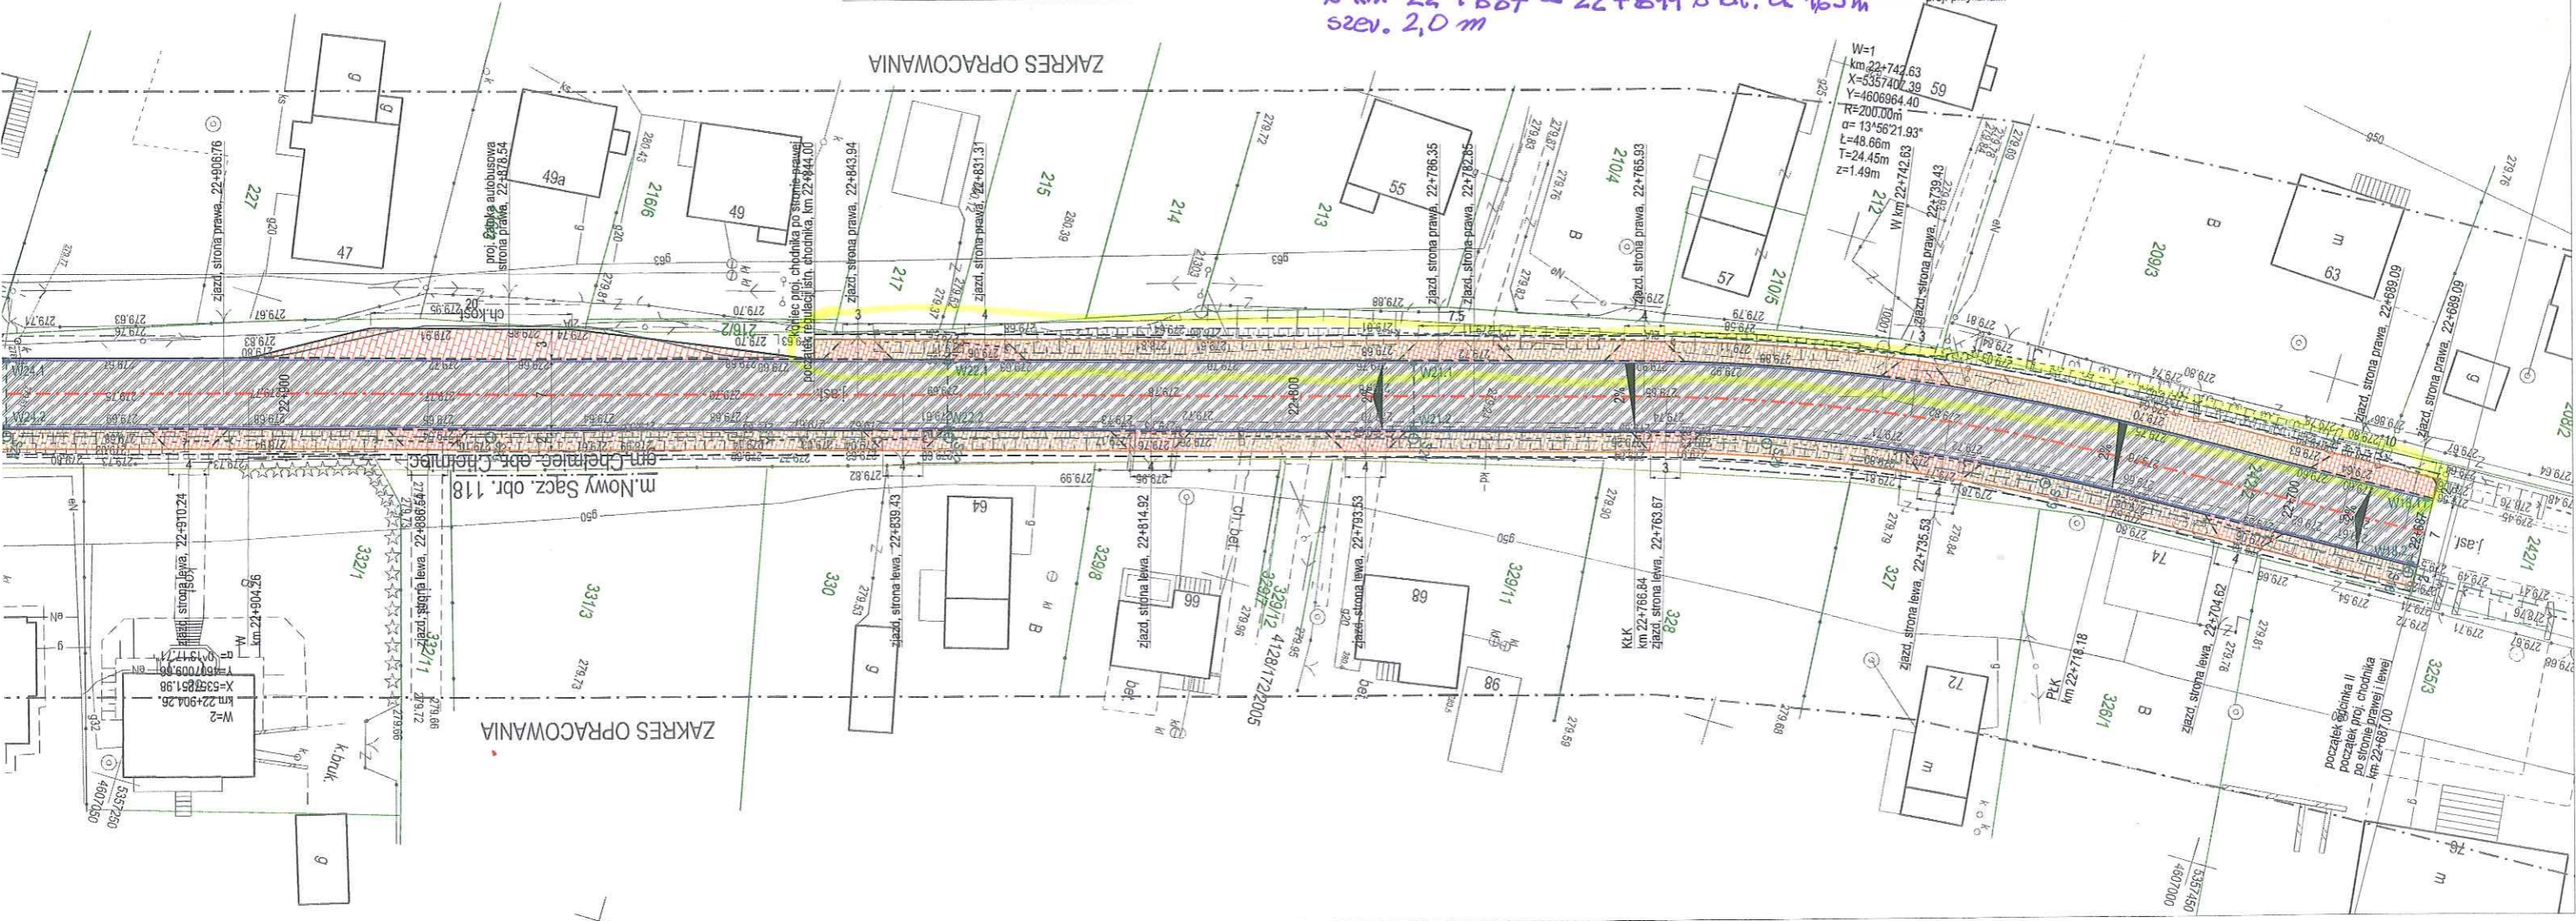

5357250
4807050

ZAKRES OPACOWANIA

ZAKRES OPACOWANIA

m. Nowy Sącz, obr. 118
gm. Chelmiec, obr. Chelmiec