


STAROSTWO POWIATOWE
W NOWYM SĄCZU
-10-

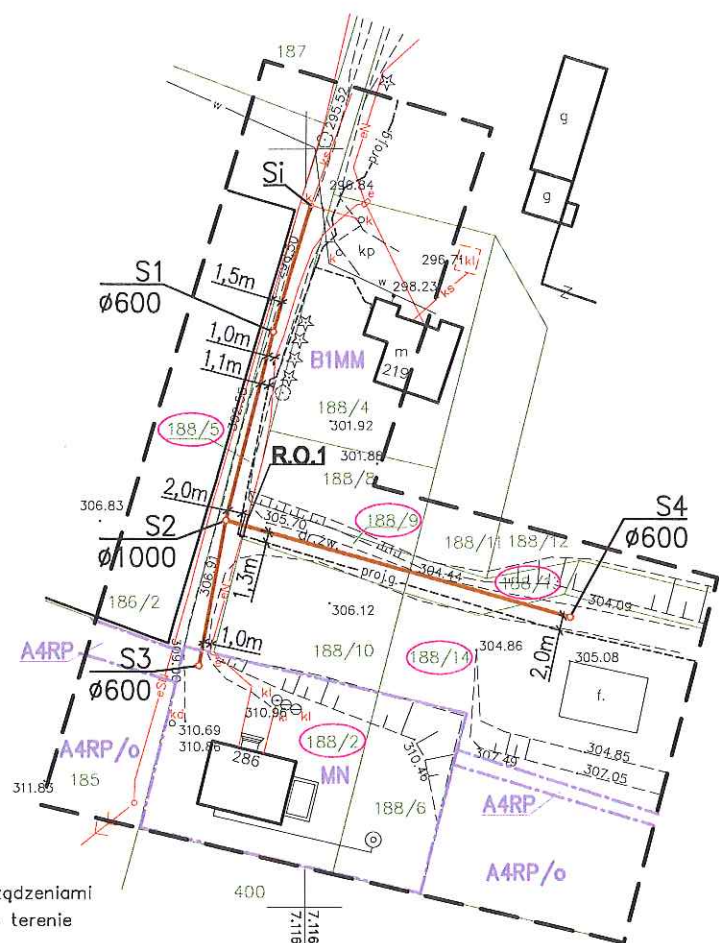

--- zakres opracowania

Poza wykazanymi na niniejszej mapie urządzeniami podziemnymi nie wyklucza się istnienia w terenie innych urządzeń i budowli podziemnych, dla których brak jest informacji branżowych. Mapa nie może służyć do celów rozgraniczeniowych. Wykonanie niniejszej mapy nie było poprzedzone ustaleniami dotyczącymi ewentualnych służebności gruntowych obciążających grunty położone w granicach projektowanej inwencji budowlanej.

LEGENDA :

--- LINIA ROZGRANICZAJĄCA TERENY Z MPZP
MN INFORMACJA O PRZEZNACZENIU TERENU W MPZP

Poświadczam, że niniejszy dokument został opracowany w wyniku prac geodezyjnych i kartograficznych, których rezultaty zawiera operat techniczny pozytywnie zweryfikowany. Jednocześnie informuję, że jestem świadomy odpowiedzialności kamej za złożenie fałszywego oświadczenia.	
Identyfikator zgłoszenia prac geodezyjnych	GEO.6640.4578.2024
Organ służby geodezyjnej który otrzymał zgłoszenie	Starosta Nowosądecki
Nr oraz data sporządzenia dokumentu zawierającego wynik pozytywnej weryfikacji	Protokół Weryfikacji Nr 6640.4578.2024_116086 z dnia 03.06.2024
Imię i nazwisko oraz nr uprawnień zawodowych kierownika prac, podpis	mgr inż. Ryszard Chęsiak geodeta uprawniony nr uprawnień 15931

X=5503400.0
Y=7472900.0

Starosta Nowosądecki
Dokumentacja była przedmiotem narady koordynacyjnej przeprowadzonej w siedzibie Starostwa Powiatowego w Nowym Sączu, ul. Strzelecka 1 w dniu 17.09.2025r.
Oznaczenie kancelaryjne: 6630/752/2025

Z up. STAROSTY
(podpis nieczytelny)
mgr inż. Danuta Prusak
STARSZY SPECJALISTA

ZAKŁAD GOSPODARKI KOMUNALNEJ
I MIESZKANIOWEJ W CHEŁMCU,
ul. Papieska 2, 33-395 Chełmec,

Uzgodnia się bez uwag projekt zagospodarowania terenu w zakresie rozbudowy sieci kanalizacyjnej
Uzgodnienie nr 36/9/2025 z dnia 25.09.2025r.

KIEROWNIK
utrzymania sieci wodno-kanalizacyjnej
(podpis nieczytelny)
mgr inż. Natalia Boguszewska

Uzgodniono pod względem wymagań higienicznych i zdrowotnych dokumentację projektową bez zastrzeżeń przez Państwowego Powiatowego Inspektora Sanitarnego w Nowym Sączu opinią sanitarną z dnia 22 LIP. 2024 znak: NNZ.90831.2.78.2024

PAŃSTWOWY POWIATOWY
Inspektor Sanitarny w Nowym Sączu
mgr inż. Beata Ślęska
(podpis nieczytelny)

LEGENDA:

— proj. sieć kanalizacji sanitarnej z rur PVCØ200
S proj. studnia kanalizacji sanitarnej
Si istn. studnia kanalizacji sanitarnej
R.O. 1 proj. rura ochronna półkrowowa typ AROTA Ø110, L=2,0m na kablu eN
R.O.2 proj. rura ochronna PE100 SDR17 PN10, Ø355x21,1; L=4,0m przy skrzyżowaniu proj. k.s. z istn. gazociągami

(188/2) działki objęte zakresem opracowania

UWAGA: Roboty wykonać zgodnie z uwagami zawartymi w odpisie protokołu z narady koordynacyjnej z dnia 17.09.2025r.

MAPA DO CELÓW PROJEKTOWYCH

woj. małopolskie
gm. Chełmec 121002_2
obr. Klęczany — 0009
dz. 188/5 i inne
ID: GEO.6640.4578.2024
sek. 7.116.17.08.4
sek. 7.116.17.09.3

skala 1 : 1000

Układ odniesienia mapy syt. "2000"
Układ odniesienia mapy wys. "Kronsztad86"
Mapę sporządzono na podstawie mapy nr sek. 173.444.23, mapy ewidencyjnej, materiałów archiwalnych oraz pomiaru uzupełniającego w terenie.

NOWOSĄDECKA
PRACOWNIA GEODEZYJNA S.C.
Chęsiak Ryszard, Mularski Stanisław
33-300 Nowy Sącz, ul. Grunwaldzka 84C
NIP 734-310-71-84 REGON 120068628

mgr inż. Ryszard Chęsiak
geodeta uprawniony
nr uprawnień 15931

Nowy Sącz 03.06.2024r.

Inwestor:	ZAKŁAD GOSPODARKI KOMUNALNEJ I MIESZKANIOWEJ 33-395 Chełmec, ul. Papieska 2	
Temat:	Rozbudowa sieci kanalizacji sanitarnej w m. Klęczany - etap III	Data: 09.2025r.
Tytuł rys.:	PROJEKT ZAGOSPODAROWANIA TERENU	
Projektant:	mgr inż. Janusz Tokarski upr. nr ewid. 255/2002 MOIIB: MAP/IS/1189/03	Skala: 1:1000
Sprawdzający:	mgr inż. Maria Tokarska upr. nr ewid. 248/2002 MOIIB: MAP/IS/1190/03	Nr rys.: 1.