


| | |
|---|---|
| Pozwalam, że niniejszy dokument został opracowany w wyniku prac geodezyjnych i kartograficznych, których rezultaty zawiera operat techniczny pożywnie zweryfikowany. Jednocześnie informuję, że jestem świadomy odpowiedzialności karnej za złożenie fałszywego oświadczenia. | |
| Identyfikator zgłoszenia prac geodezyjnych | GEO.6640.4578.2024 |
| Organ służby geodezyjnej który otrzymał zgłoszenie | Starosta Nowosądecki |
| Nr oraz data sporządzenia dokumentu zawierającego wynik pożywniej weryfikacji | Protokół Weryfikacji Nr 6640.4578.2024_116088 z dnia 03.06.2024 |
| Imię i nazwisko oraz nr uprawnień zawodowych kierownika prac, podpis | mgr inż. Ryszard Chęsiał geodezja uprawnień nr uprawnień 15931 |

Uzgodniono pod względem wymagań higienicznych i zdrowotnych dokumentację projektową bez zastrzeżeń / z zastrzeżeniami przez Państwowego Powiatowego Inspektora Sanitarnego w Nowym Sączu
opinią sanitarną z dnia: 22.11.2024
znak: NZS.20884.2.48.2024
PAŃSTWOWY POWIATOWY INSPEKTOR SANITARNY
mgr inż. Maria Tokarska

X-5503400.0
Y-7472900.0

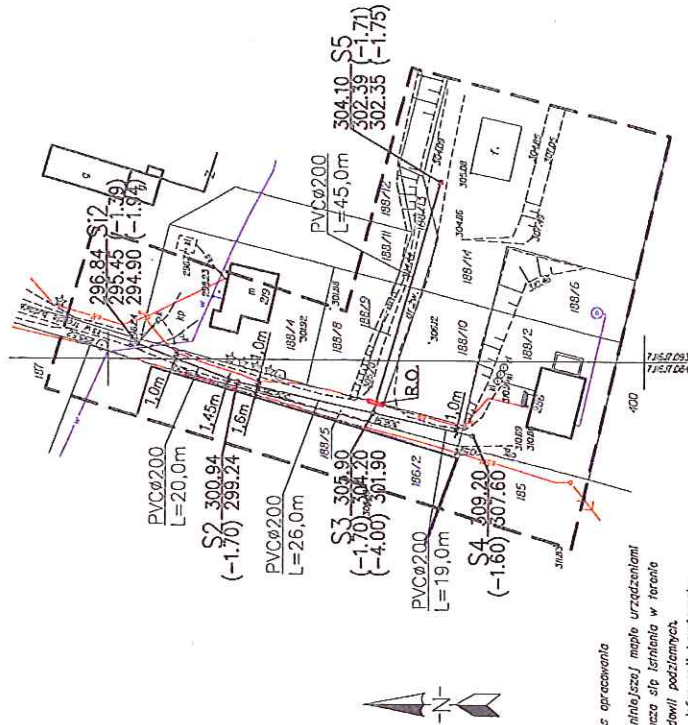

--- zakres opracowania

Poza wyznaczonymi na niniejszej mapie urządzeniami podziemnymi nie wykazuje się terenia w terenie innych urządzeń i budowli podziemnych, dla których brak jest informacji branżowych.

Wykonanie niniejszej mapy nie było poprzedzone uśrednieniami dotyczącymi ewentualnych służebności gruntowych odczą/ogęch gruntu położone w granicach projektowanej inwestycji budowlanej.

LEGENDA:

- proj. trasa kanalizacji sanitarnej z rur Ø200
- S proj. studnia kanalizacji sanitarnej
- Si studnia na kanalizacji sanitarnej w trakcie budowy
- R.O. proj. rura ochronna połówkowa typ AROTA Ø110, L=3,0m na kablu eN

MAPA DO CELÓW PROJEKTOWYCH

woj. małopolskie
gm. Chelmieć 12/002-2
obr. Kłęczny - 0009
dz. 188/5 i 11ne
ID: GEO.6640.4578.2024
sek. 7/16/7.084
sek. 7/16/7.093

skala 1 : 1000

Układ odniesienia mapy sfl. "2000"
Układ odniesienia mapy wys. "Kronsrad86"
Mapa sporządzona na podstawie mapy nr sek. 173-444.23, mapy ewidencyjnej, materiałów archiwalnych oraz pomiaru uzupełniającego w terenie.

NOWOSĄDECKA
PRACOWNIA GEODEZYJNA S.C.
Chęsiał Ryszard, Mularski Stanisław
33-300 Nowy Sącz, ul. Grunwaldzka 84C
NIP 734-310-71-84 REGON 120068628
mgr inż. Ryszard Chęsiał
geodezja uprawnień
nr uprawnień 15931
Nowy Sącz 03.06.2024r.

| | |
|---------------|---|
| Inwestor: | ZAKŁAD GOSPODARKI KOMUNALNEJ I MIESZKANIOWEJ 33-395 Chelmieć, ul. Papińska 2 |
| Temat: | Rozbudowa sieci kanalizacji sanitarnej w m. Kłęczny - etap III |
| Tytuł rys.: | PROJEKT ZAGOSPODAROWANIA TERENU |
| Projektant: | mgr inż. Janusz Tokarski upr. nr ewid. 255/2002 MOIIB: MAP/IS/1189/03 |
| Sprawdzający: | mgr inż. Maria Tokarska upr. nr ewid. 248/2002 MOIIB: MAP/IS/1190/03 |
| Data: | 06.2024r. |
| Skala: | 1:1000 |
| Nr rys.: | 1. |