


| | |
|--|---|
| Poświadczam, że niniejszy dokument został opracowany w wyniku prac geodezyjnych i kartograficznych, których rezultaty zawiera operat techniczny pożywnie zweryfikowany. Jednocześnie informuję, że jestem świadomy odpowiedzialności karnej za złożenie fałszywego oświadczenia. | |
| Identyfikator zgłoszenia prac geodezyjnych | GEO.6640.4578.2024 |
| Organ służby geodezyjnej który otrzymał zgłoszenie | Starosta Nowosądecki |
| Nr oraz data sporządzenia dokumentu zawierającego wynik pożywniej weryfikacji | Protokół Weryfikacji Nr 6640.4578.2024.116086 z dnia 03.06.2024r. |
| Imię i nazwisko oraz nr uprawnień zawodowych kierownika prac, podpis | mgr inż. Ryszard Chęsiak geodeta uprawnień nr uprawnień 15931 |

Starosta Nowosądecki
Dokumentacja była przedmiotem narady koordynacyjnej przeprowadzonej w siedzibie Starostwa Powiatowego w Nowym Sączu, ul. Strzelecka 1 w dniu 17.09.2025r.
Oznaczenie kancelaryjne: 6630/752/2025
Z up. STAROSTY
(podpis nieczytelny)
mgr inż. Danuta Prusak
STAROSTA SPECJALISTA
mgr inż. Janusz Tokarski
mgr inż. do projektowania sieci kanalizacyjnych
Upr. bud. do projektacji instalacji kanalizacyjnych
w zakresie sieci, częściowych i całych
wod.-kan., ciepłowniczych i gazowych
Upr. Bud. nr ewid. 25592002

ZAKŁAD GOSPODARKI KOMUNALNEJ
I MIESZKANIOWEJ W CHEŁMCU
ul. Papieška 2, 33-395 Chęlmieć
Uzgodnia się bez uwag projekt
zagospodarowania sieci
terenu w zakresie rozbudowy sieci
wodociągowej / kanalizacyjnej
Wzgodnienie nr 36/9/2025
z dnia 25.09.2025r.

KIEROWNIK
utrzymuje się w formie oryginalnej
mgr inż. Natalia Boguszewska

LEGENDA:
— proj. sieć kanalizacji sanitarnej z rur PVCØ200
S proj. studnia kanalizacji sanitarnej
Si istn. studnia kanalizacji sanitarnej
R.O. 1 proj. rura ochronna połówkowa typ AROTA Ø110, L=2,0m na kablu eN
188/72 działki objęte zakresem opracowania

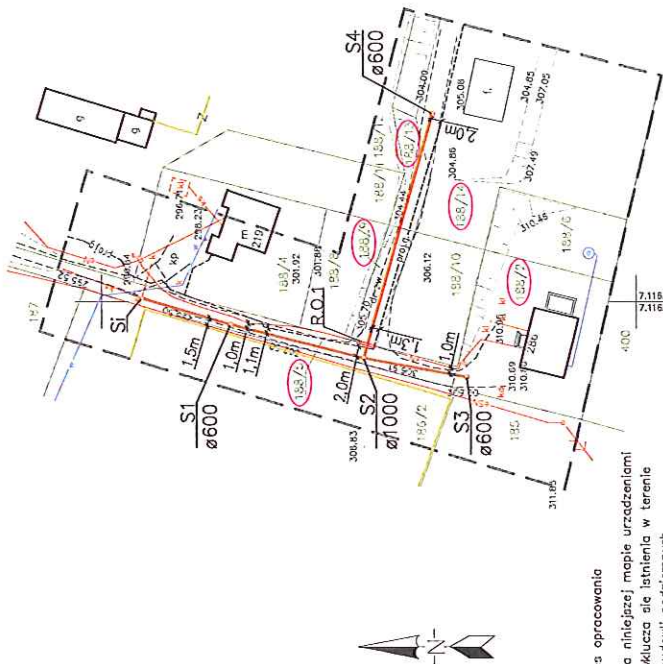

— — — Zakres opracowania
Poza wyznaczonymi na niniejszej mapie urządzeniami podziemnymi nie wyklucza się istnienia w terenie innych urządzeń i budowli podziemnych, dla których brak jest informacji branzowych.
Mapa nie może służyć do celów rozgraniczeniowych.
Wykonanie niniejszej mapy nie było poprzedzone ustaleniami dotyczącymi ewentualnych służebności gruntowych obciążających grunty położone w granicach projektowanej inwencji budowlanej.

MAPA DO CELÓW PROJEKTOWYCH

| | | |
|--|--|--|
| woj. małopolskie gm. Chęlmieć 121002_2 obr. Kleczny — 0009 dz. 188/5 i inne ID: GEO.6640.4578.2024 sek. 7.116.17.08.4 sek. 7.116.17.09.3 | skala 1 : 1000 Układ odniesienia mapy sył. "2000" Układ odniesienia mapy wys. "Kronstadt86" Mapa sporządzona na podstawie mapy nr skł. 173.444.23, mapy ewidencyjnej, materiałów archiwalnych oraz pomiaru uzupełniającego w terenie. | NOWOSADECKA PRACOWNIA GEODEZYJNA S.C. Chęsiak Ryszard, Mularski Stanisław 33-300 Nowy Sącz, ul. Grunwaldska 84C NIP 734-310-71-84 REGON 120068628 mgr inż. Ryszard Chęsiak geodeta uprawnień nr uprawnień 15931 Nowy Sącz 03.06.2024r. |
|--|--|--|

| | | | |
|---------------|---|----------|-----------|
| Investor: | ZAKŁAD GOSPODARKI KOMUNALNEJ I MIESZKANIOWEJ 33-395 Chęlmieć, ul. Papieška 2 | Data: | 09.2025r. |
| Temat: | Rozbudowa sieci kanalizacji sanitarnej w m. Kleczny - etap III | Skala: | 1:1000 |
| Tytuł rys.: | PROJEKT ZAGOSPODAROWANIA TERENU | Nr rys.: | 1. |
| Projektant: | mgr inż. Janusz Tokarski upr. nr ewid. 255/2002 MOIB: MAP/IS/1189/03 | | |
| Sprawdzający: | mgr inż. Maria Tokarska upr. nr ewid. 248/2002 MOIB: MAP/IS/1190/03 | | |