


**UWAGI:**

1) Rury kanalizacyjne: PVCØ200x5,9 lite, klasy S, SDR34 SN8.

2) Przed rozpoczęciem robót sprawdzić wszystkie kolizje z istniejącym uzbrojeniem podziemnym i zapoznać się ze wszystkimi uzgodnieniami.

3) W miejscach skrzyżowania z istn. uzbrojeniem podziemnym roboty ziemne prowadzić ręcznie, zabezpieczyć istniejącą infrastrukturę techniczną.

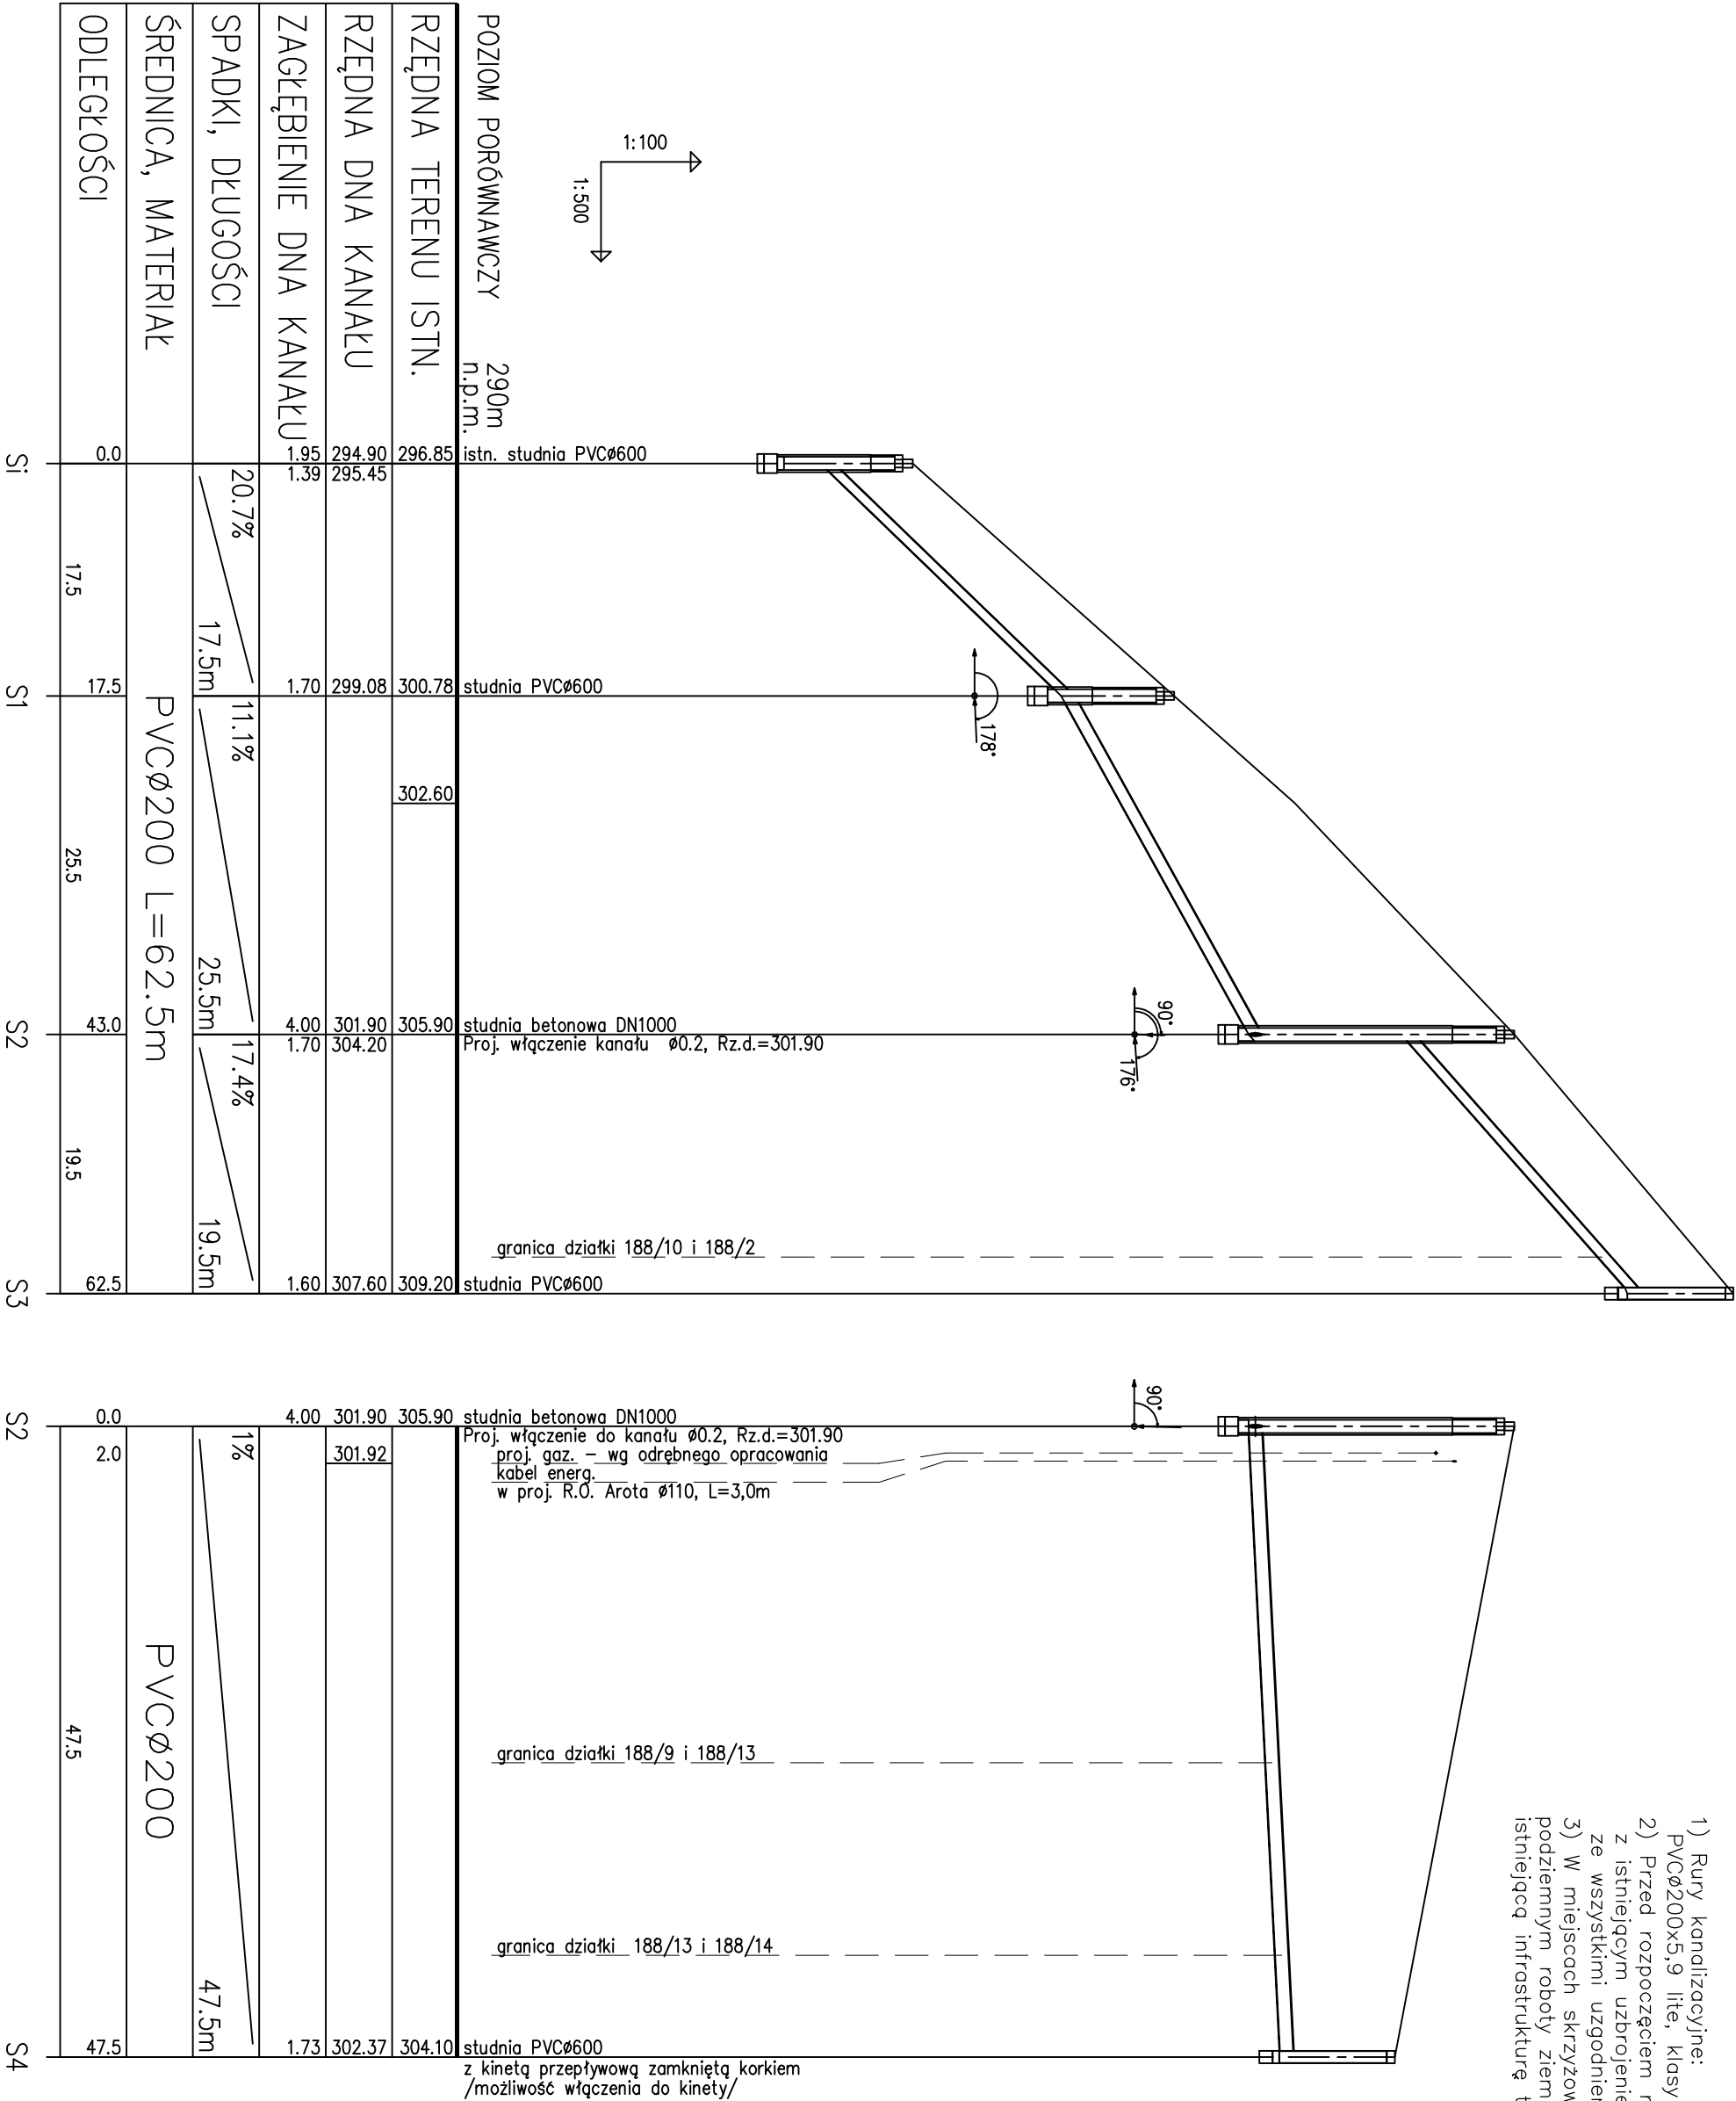

Inwestor:	ZAKŁAD GOSPODARKI KOMUNALNEJ I MIESZKANIOWEJ 33-395 Chełmiec, ul. Papieska 2	
Temat:	Rozbudowa sieci kanalizacji sanitarnej w m. Klęczany - etap III	Data: 09.2025r.
Tytuł rys.:	PROFIL PODŁUŻNY SIECI KANALIZACJI SANIT.	Skala: 1:100 1:500
Projektant:	mgr inż. Janusz Tokarski upr. nr ewid. 255/2002 MOIIB: MAP/IS/1189/03	Nr rys.:  2.
Sprawdzający:	mgr inż. Maria Tokarska upr. nr ewid. 248/2002 MOIIB: MAP/IS/1190/03	