

Oznaczenie kancelaryjne zgłoszenia pracy geodezyjnej	GEO.6640.2281.2023	
Jednostka ewidencyjna	identyfikator	121002_2
	nazwa	Chełmiec
Obręb ewidencyjny	identyfikator	121002_2.0014, 121002_2.0018
	nazwa	Marcinkowice, Rdziosłów
Skala mapy	1:1000	
Nazwa układu współrzędnych	prostokątnych płaskich	2000 strefa 7
	wysokościowych	Kronsztadt 1986
Oznaczenie granic obszaru, który był przedmiotem aktualizacji.		
Służebności gruntowe mające wpływ na zagospodarowanie gruntów zlokalizowanych w granicach projektowanej inwestycji.		W zakresie opracowania nie ustalono obciążeń służebności gruntowych.
Mapa sporządzona na podstawie wektoryzacji mapy zasadniczej, mapy ewidencyjnej, operatów archiwalnych oraz pomiaru własnego.		
Mapa aktualna na dzień 18/08/2023		Arkusz 1
Wykonat : inż. Wojciech Gawlik 18.08.2023r. inż. Wojciech Gawlik tel. 500 557 217 nr upr. 24123		

OBSZAR ODDZIAŁYWANIA OBIEKTU		
Nr ewidencyjny działki	Podstawa formalno-prawna	Uwagi
360/2, 558/5, 558/7, 558/8, 558/18, 558/21, 558/42, 558/43, 558/44, 558/45 - obręb ew. nr 0014 Marcinkowice, 93, 101/5, 101/6, 101/7, 106/5, 107/9, 107/10, 107/12, 109/3, 109/12 - obręb ew. nr 0018 Rdziosłów jednostka ew. nr 121002_2 Chełmiec	Ustawa z dnia 7 lipca 1994 r. - Art. 5 Prawo Budowlane oraz Wymagania techniczne Cobotri Instal: Zeszyt 9 „Warunki techniczne wykonania i odbioru sieci kanalizacyjnych”	-

Potwierdzam zgodność treści niniejszej mapy do celów projektowych z oryginałem pozytywnie zweryfikowanym przez Organ Służby Geodezyjnej protokołem pod numerem 6640.2281.2023_105323 w dniu 22.09.2023r.

Uzgodniono pod względem wymagań higienicznych i zdrowotnych dokumentację projektową bez zastrzeżeń / z zastrzeżeniami przez Państwowego Powiatowego Inspektora Sanitarnego w Nowym Sączu
opinię sanitarną z dnia: 12.08.2023
znak: NNA.90.851.2.178.2023.Muu

PAŃSTWOWY POWIATOWY Inspektor Sanitarny w Nowym Sączu
Z up. mgr inż. Dariusz Prusak
Zastępca Inspektora Sanitarnego w Nowym Sączu

USŁUGI GEODEZYJNE
inż. Wojciech Gawlik
33-300 Nowy Sącz, ul. Wazów 3/2
tel. 500 557 217
NIP 7343306541 REGON 363785356


GEODETA UPRAWNIONY
inż. Wojciech Gawlik
tel. 500 557 217
nr upr. 24123

Starosta Nowosadecki
Dokumentacja była przedmiotem narady koordynacyjnej przeprowadzonej w siedzibie Starostwa Powiatowego w Nowym Sączu, ul. Sierzelecka 1 w dniu 22.11.2023r.
Oznaczenie kancelaryjne: 6630/1234/2023

Z up. STAROSTY

mgr inż. Dariusz Prusak
Starosta Powiatowy w Nowym Sączu

UKŁAD RYSUNKÓW:

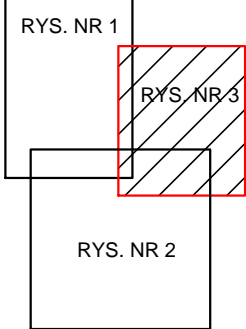


LEGENDA:

- t — istn. sieć telekomunikacyjna
- eNN — istn. sieć energetyczna NN
- w — istn. sieć wodociągowa
- ks — istn. kanalizacja sanitarna
- kd — istn. kanalizacja deszczowa

OZNACZENIA:

- proj. sieć kanalizacji sanitarnej z rur PVC-U
- odcinek wykonany w rurze osłonowej PE 100-RC SDR17
- odcinek wykonany przewiertem rurą przewodową PE
- proj. studnia rewizyjna wążowa Ø1000mm
- proj. studnia inspekcyjna Ø400mm
- skrzyżowanie z istniejącym kablem energetycznym/telekomunikacyjnym w rurze ochronnej typu AROT Ø160mm
- granica działki objętej zakresem wniosku
- 356/2 — nr działki objętej zakresem wniosku
- Ai — istniejąca studzienka kanalizacji sanitarnej
- A1 — oznaczenie nazwy kanału i numeru studzienki
- zakres opracowania = zakres uciążliwości = zakres wniosku

Rodzaj uciążliwości:
— okresowe zajęcie terenu na czas robót
— krótkotrwała emisja spalin i pyłów do powietrza
— hałas i wibracje

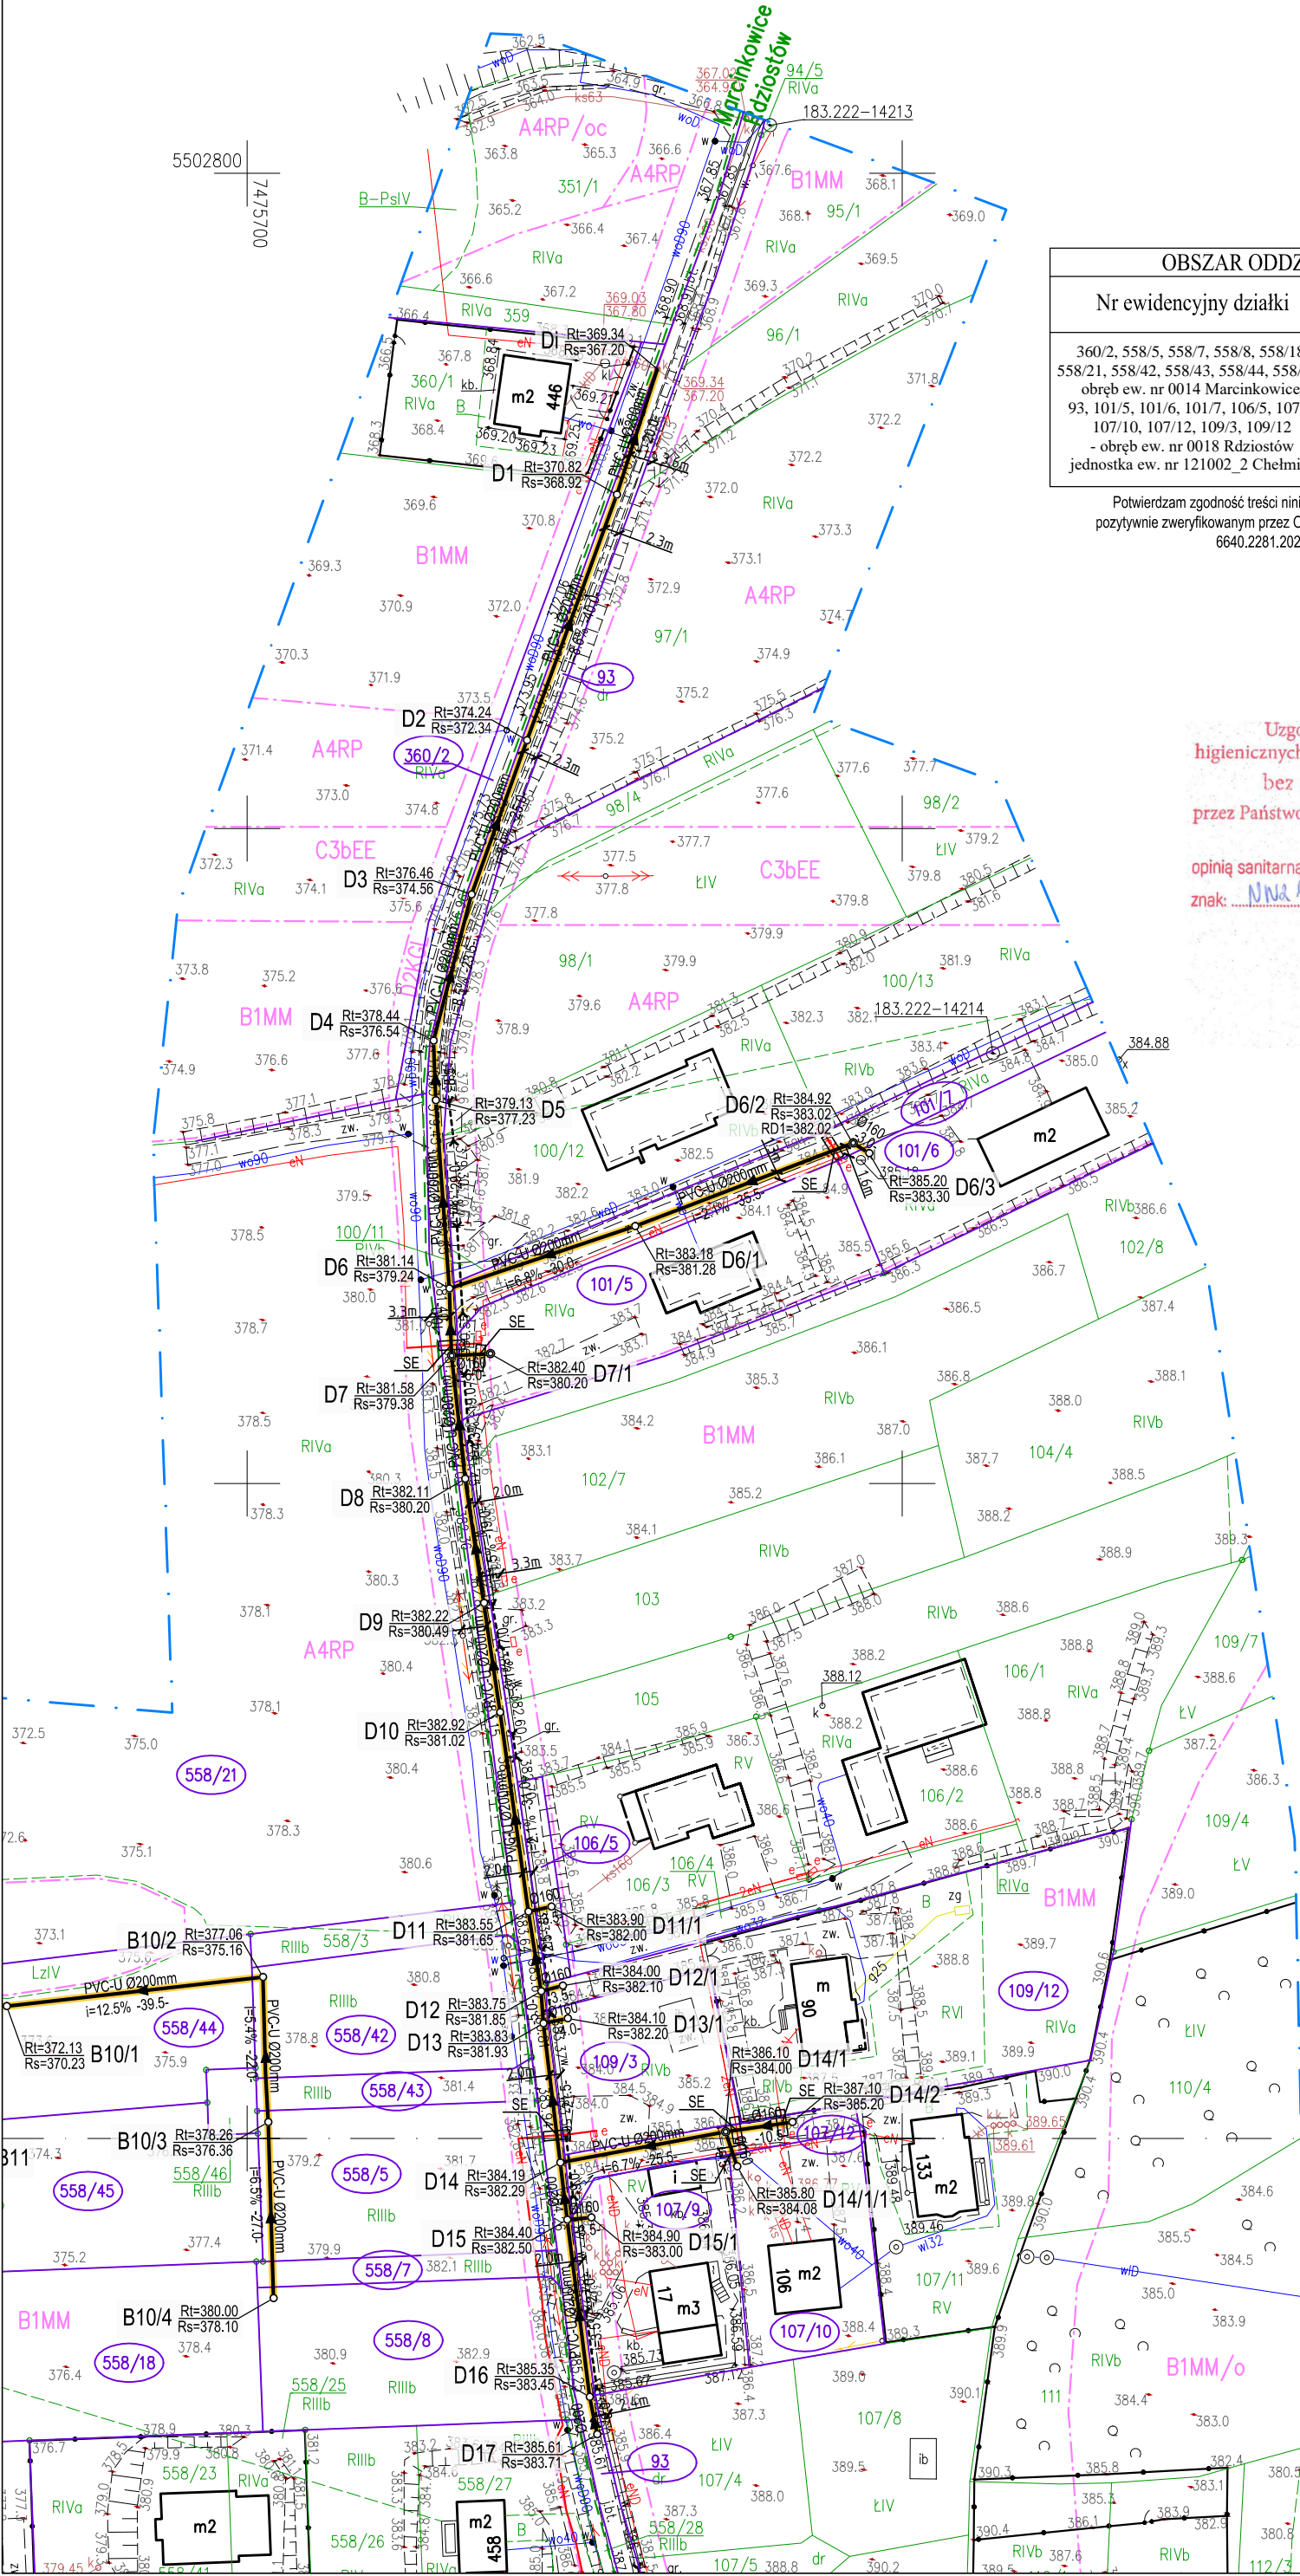

Instalacja projektowa:										Rys. Nr 3	
INSTAL - PROJEKT											
inż. Mirosław Marciniec											
NIP: 737-144-75-26 REGON: 121318837											
34 - 600 LIMANOWA ul. T. Kościuszki 81A											
tel. 18 337-49-49, fax. 18 333-92-98, kom. 506-190-169											
Str. Nr ...											
Obiekt											
SIEĆ KANALIZACJI SANITARNEJ											
Nazwa Budowlanego											
BUDOWA SIECI KANALIZACJI SANITARNEJ W MIEJSCOWOŚCI RDZIOSŁÓW I MARCINKOWICE ETAP IIA											
Rysunek											
PROJEKT ZAGOSPODAROWANIA TERENU											
Lokalizacja											
OBRĘB EW. NR 0014-MARCINKOWICE, 0018-RDZIOSŁÓW; GMINA CHELMIEC											
Inwestor											
ZAKŁAD GOSPODARKI KOMUNALNEJ I MIESZKANIOWEJ											
Adres											
33 - 395 CHELMIEC; ul. PAPIESKA 2											
Data: 11. 2023r.											
Skala: 1 : 1000											
Branża: S A N I T A R N A											
Podpis:											
inż. Mirosław Marciniec nr upr. proj. MAP/045/P/WOS/11 w specjalności instalacyjnej											
PROJEKTANT:											
SPRAWDZAJĄCY:											
mgr inż. Paweł Marczak nr upr. proj. MAP/047/P/WOS/14 w specjalności instalacyjnej											
Podpis:											